


福州市规划设计研究院集团有限公司

主要经济指标表			
序号	项目	单位	数值
1	总征占地面积	平方米	25137.00
2	容积率		0.67
3	建筑占地面积	平方米	12041.00
其中	设施用房	平方米	1030.00
	变配电房	平方米	146.00
	分配电间一	平方米	26.00
	污泥脱水机房	平方米	218.00
	综合处理车间	平方米	10621.00
4	建筑密度	%	47.90
5	建筑系数	%	50.99
6	绿地率	%	30.00
7	绿地面积	平方米	7541.10
8	总建筑面积	平方米	27504.32
地上建筑面积	设施用房	平方米	15733.32
	变配电房	平方米	4220.00
	分配电间一	平方米	146.00
	污泥脱水机房	平方米	28.00
	综合处理车间	平方米	508.00
9	其中	平方米	10831.32
地下建筑面积	设施用房地下室	平方米	11771.00
	变配电房地下室	平方米	1150.00
	分配电间一地下室	平方米	10621.00
	污泥脱水机房地下室	平方米	1150.00
	综合处理车间地下室	平方米	10621.00
10	其中	平方米	11771.00
计容建筑面积	设施用房	平方米	16763.32
	变配电房	平方米	5250.00
	分配电间一	平方米	146.00
	污泥脱水机房	平方米	28.00
	综合处理车间	平方米	508.00
11	其中	平方米	10831.32
不计容建筑面积	设施用房地下室	平方米	11771.00
	变配电房地下室	平方米	1150.00
	分配电间一地下室	平方米	10621.00
	污泥脱水机房地下室	平方米	1150.00
	综合处理车间地下室	平方米	10621.00
12	其中	平方米	11771.00
构筑物、堆场占地面积	粗格栅提升泵房	平方米	135.97
	细格栅及旋流沉砂池	平方米	260.91
	污泥浓缩池	平方米	349.74
	污泥斗设备基础	平方米	29.00
	污泥斗	平方米	14.00
13	其中	平方米	0
机动车	地面停车位	个	0
	地下停车位	个	14
14	其中	个	22
非机动车	地面停车位	个	2
	地下停车位	个	0

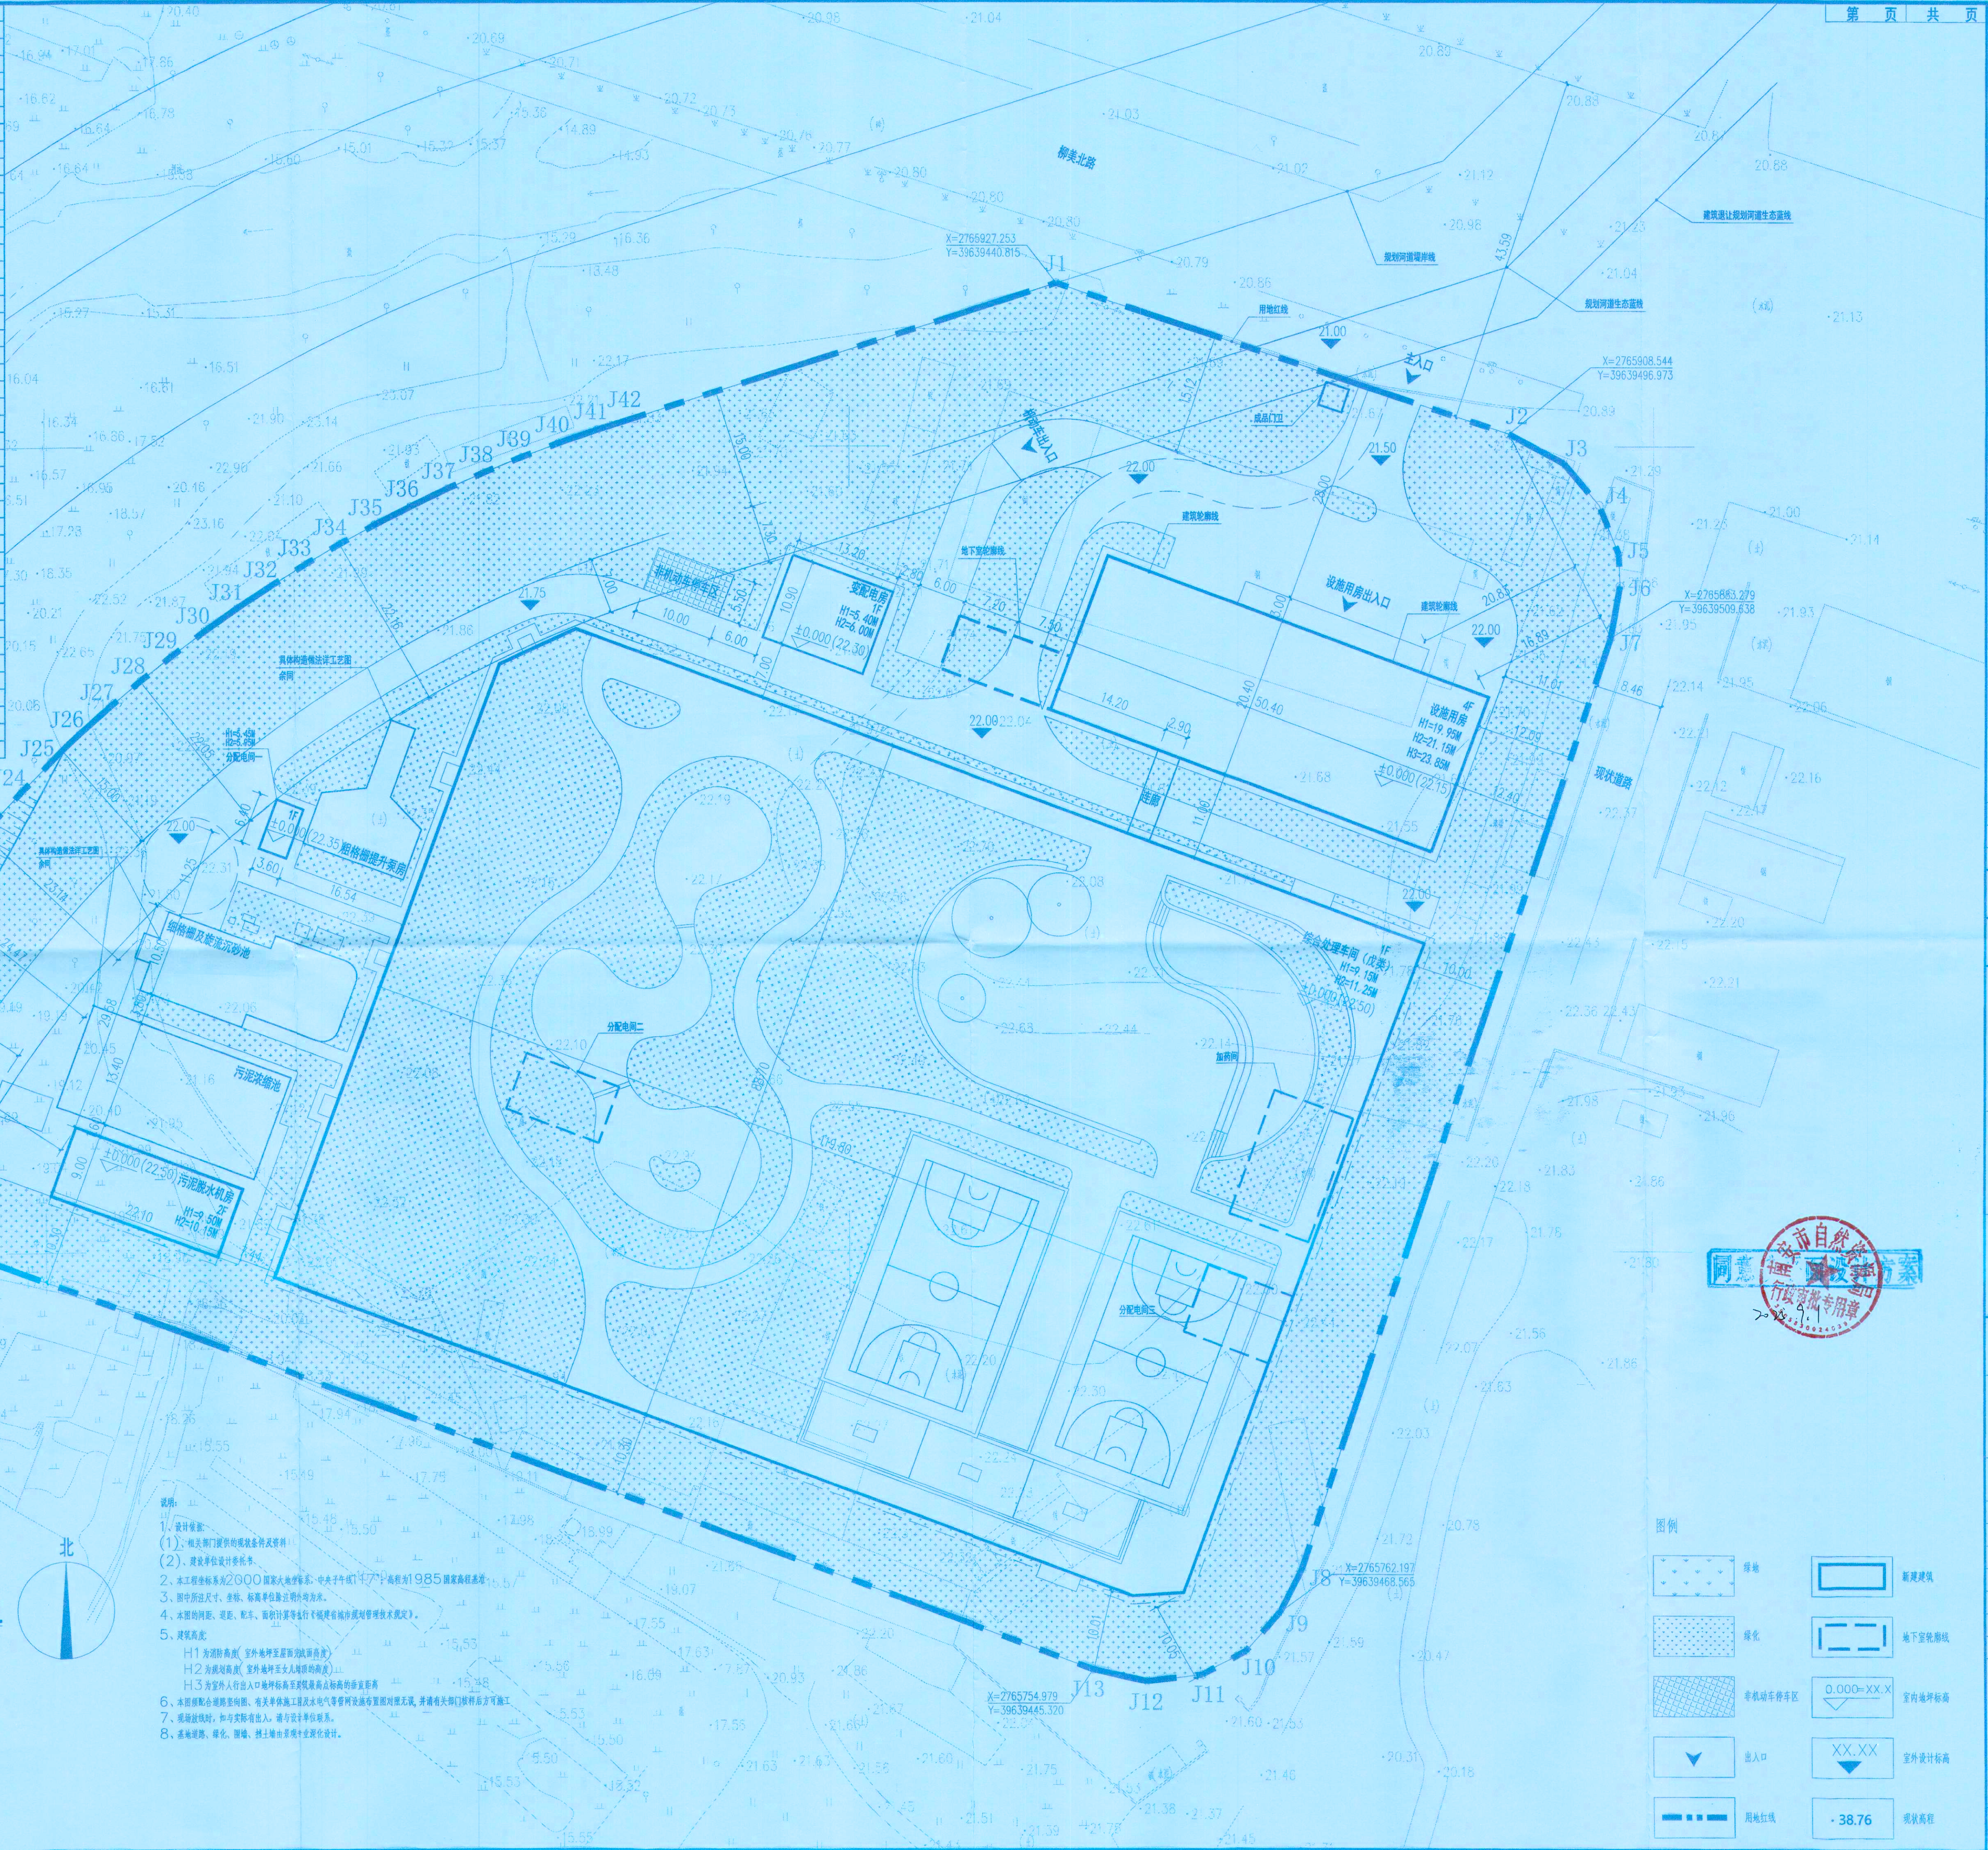

福州市规划设计研究院集团有限公司

Fuzhou Planning & Design Research Institute Group Co., Ltd.

备注:

2025.09 第一版

审查批准单位:

施工图审查批准证书号:

图纸专用章

中华人民共和国一级注册建筑师

姓名: 林祖江

注册号: 3500598-043

有效期至: 2026年03月

注册结构师执业章

同德设计

设计单位: 同德设计

工程名称: 南安市城区污水处理提质增效工程(江北水质净化厂、管网改造三期)

子项名称: 总体

审定: 黄志心

工程负责人: 黄志心

专业负责人: 林祖江

审核: 王宏敏

校对: 林祖江

设计: 刘妍

制图: 刘妍

图名: 总平面图

工程编号: 2025-环综-001

图别: 方案

图号: 201